




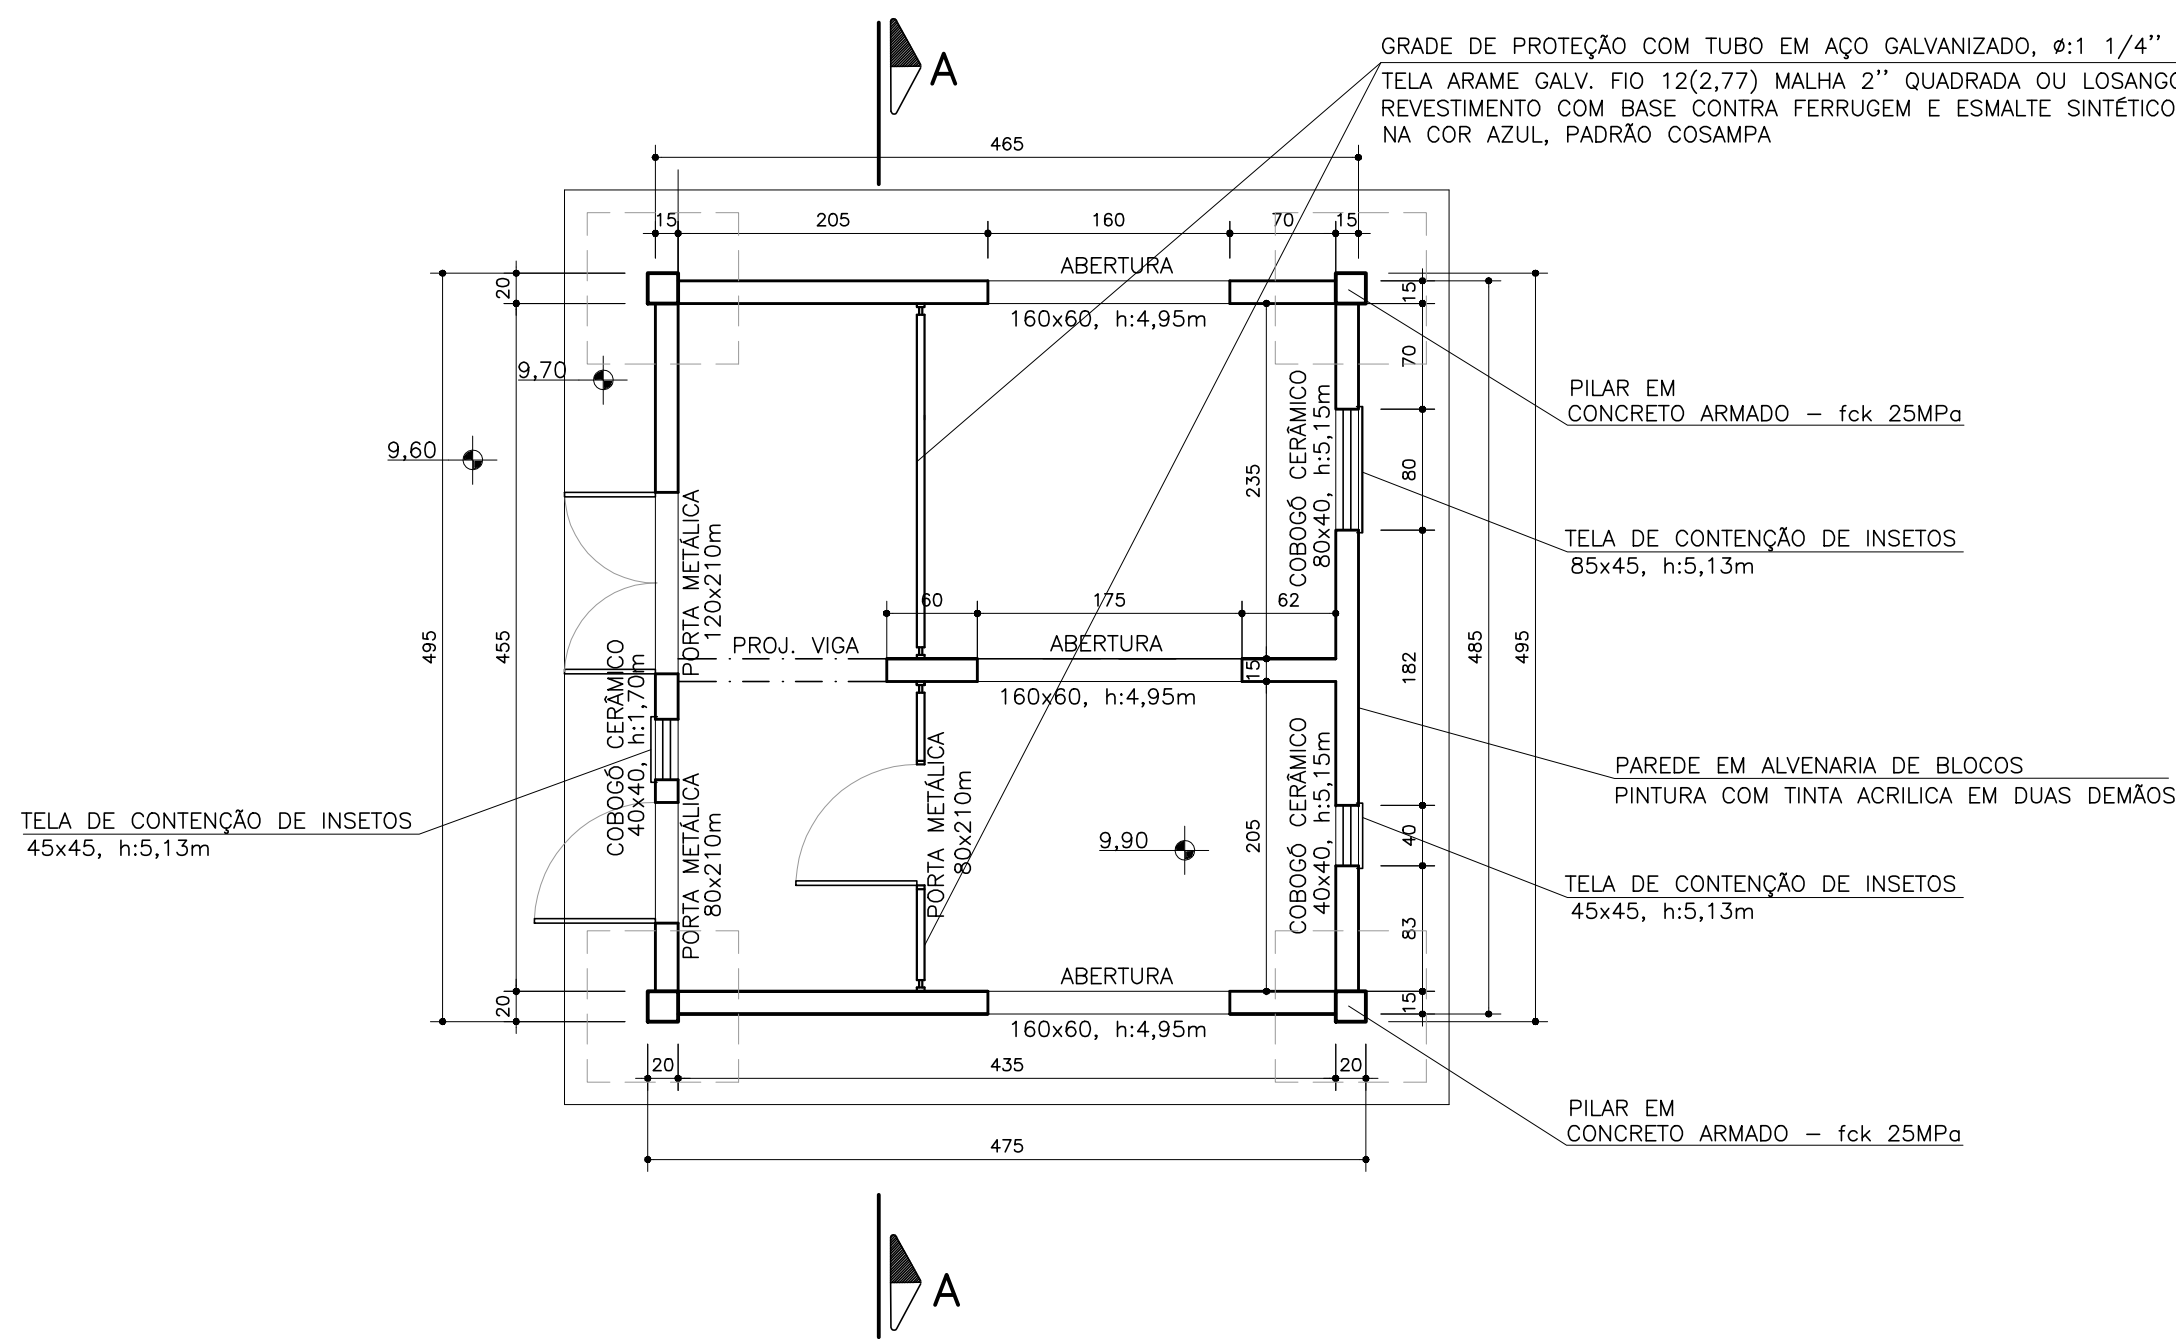


PLANTA BAIXA
ESCALA 1/50

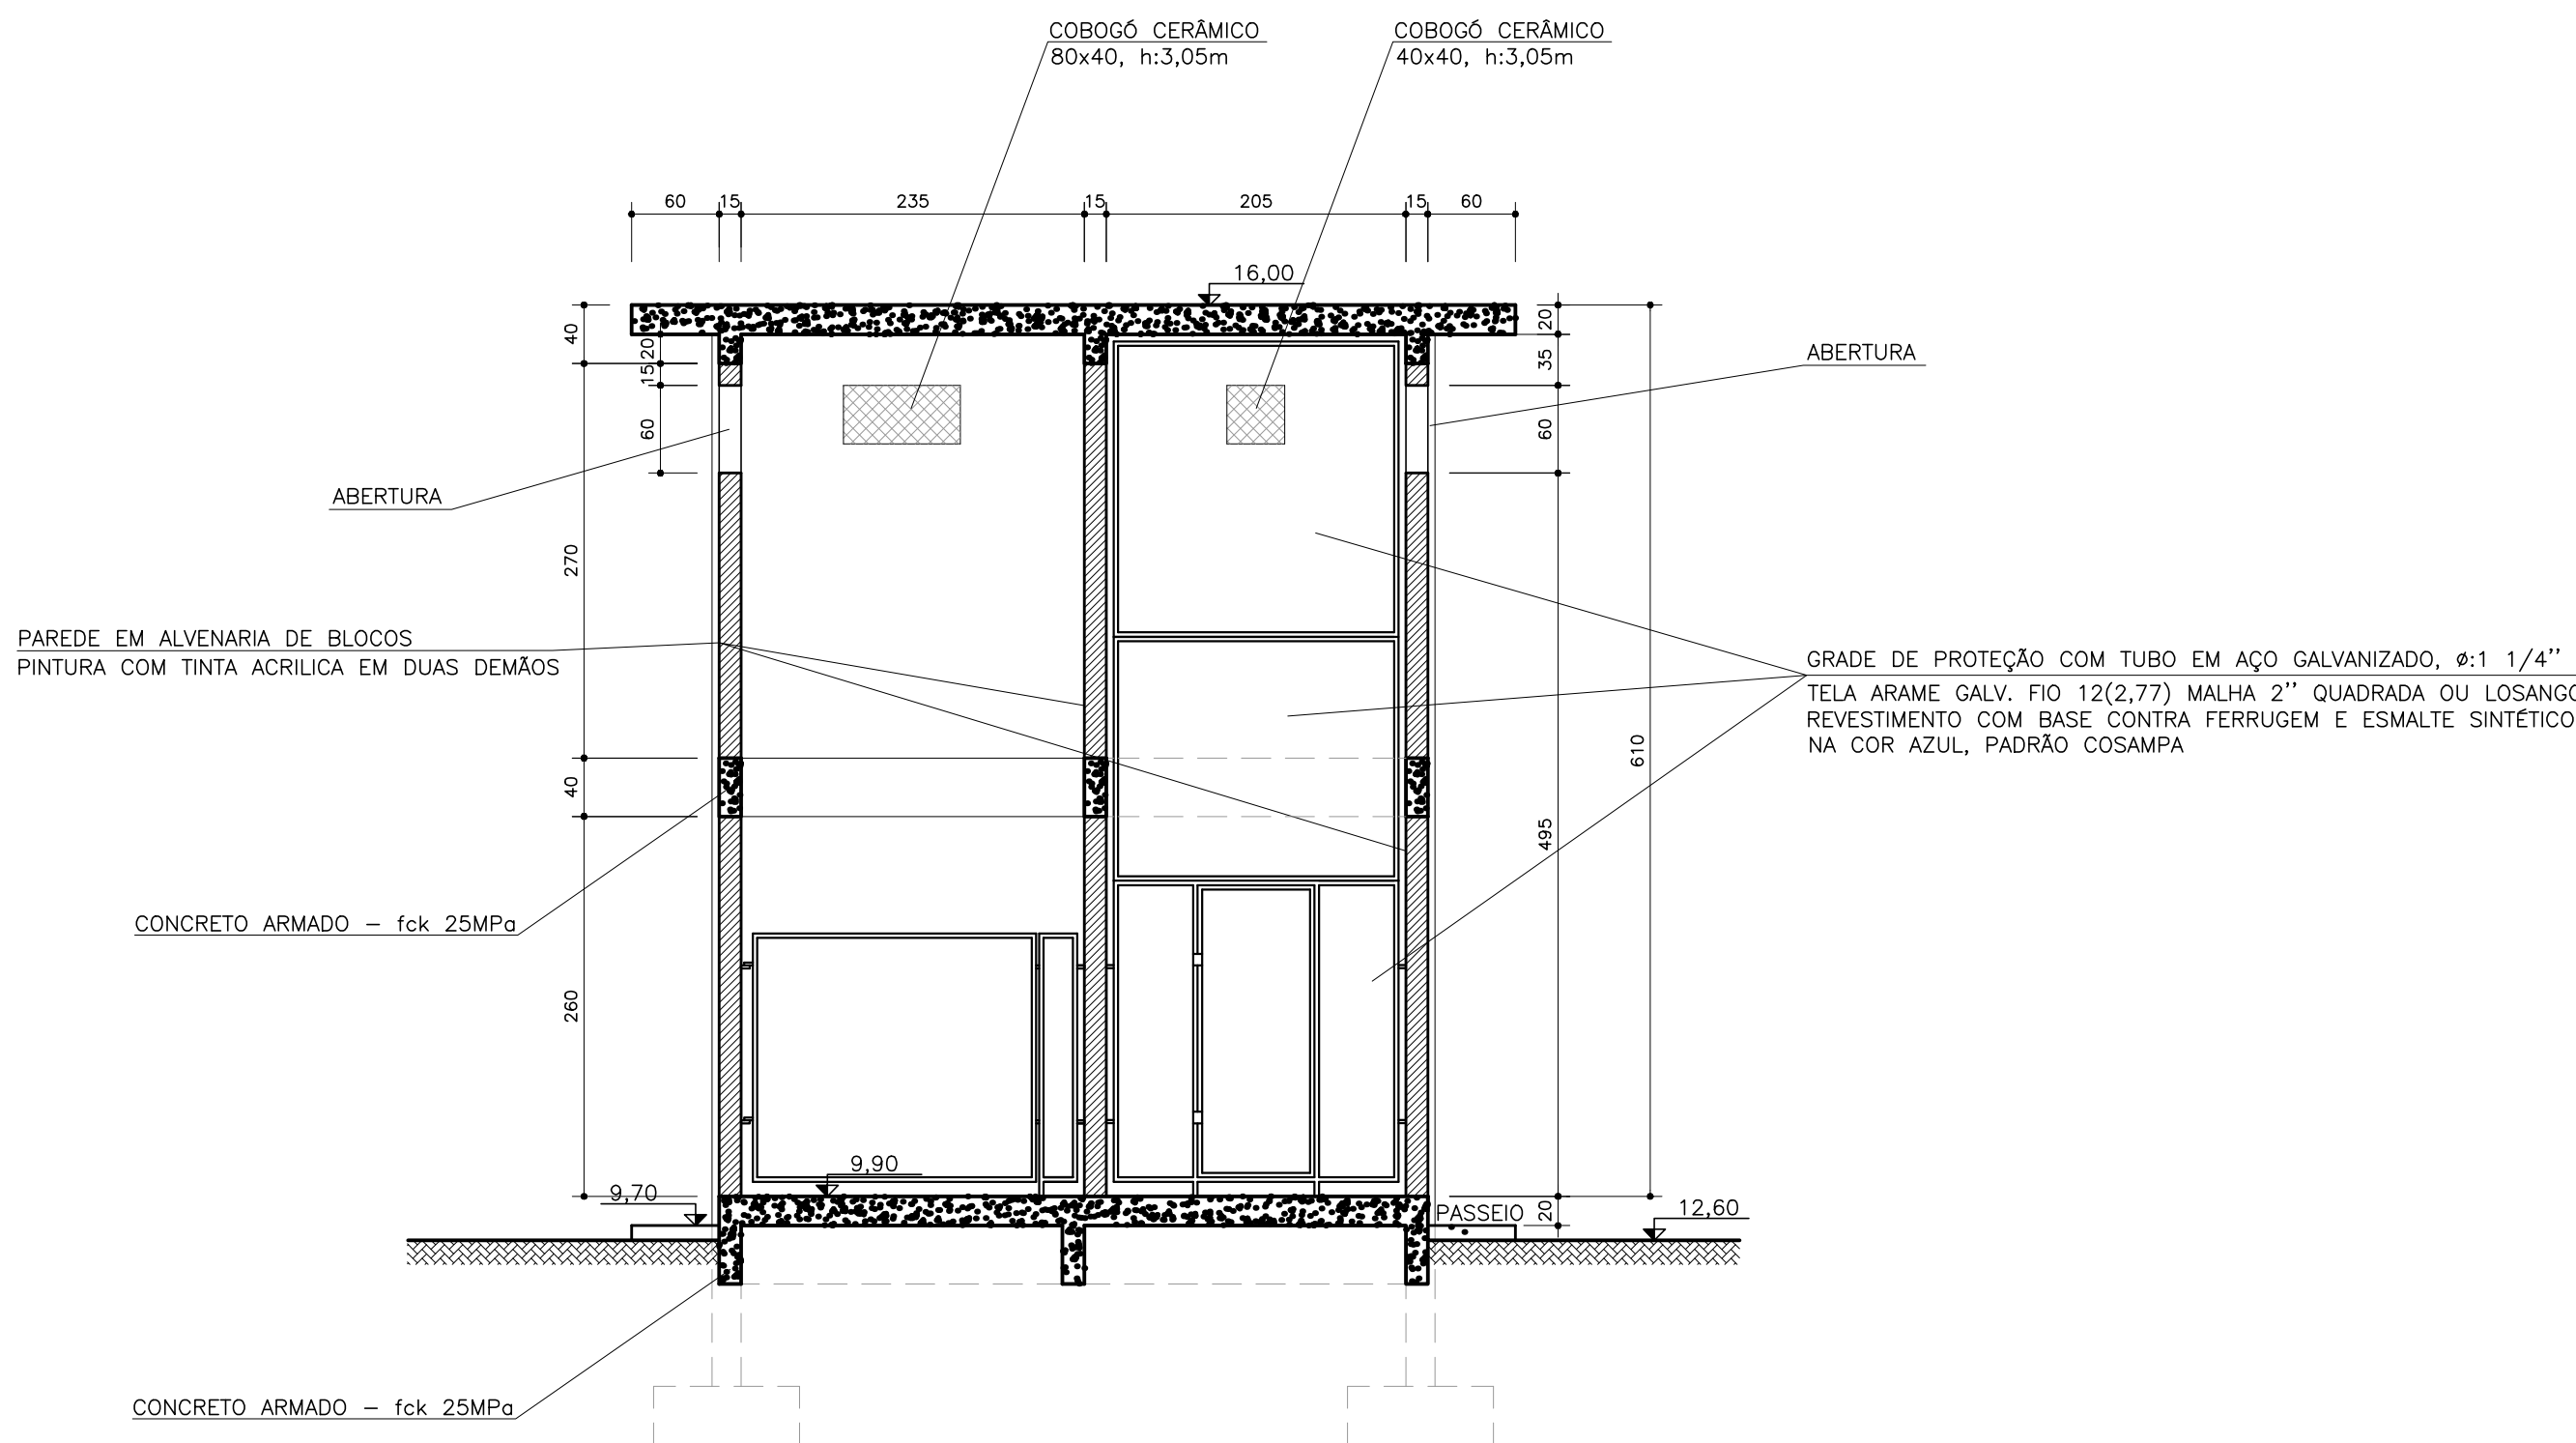

CORTE-A-A
ESCALA 1/50

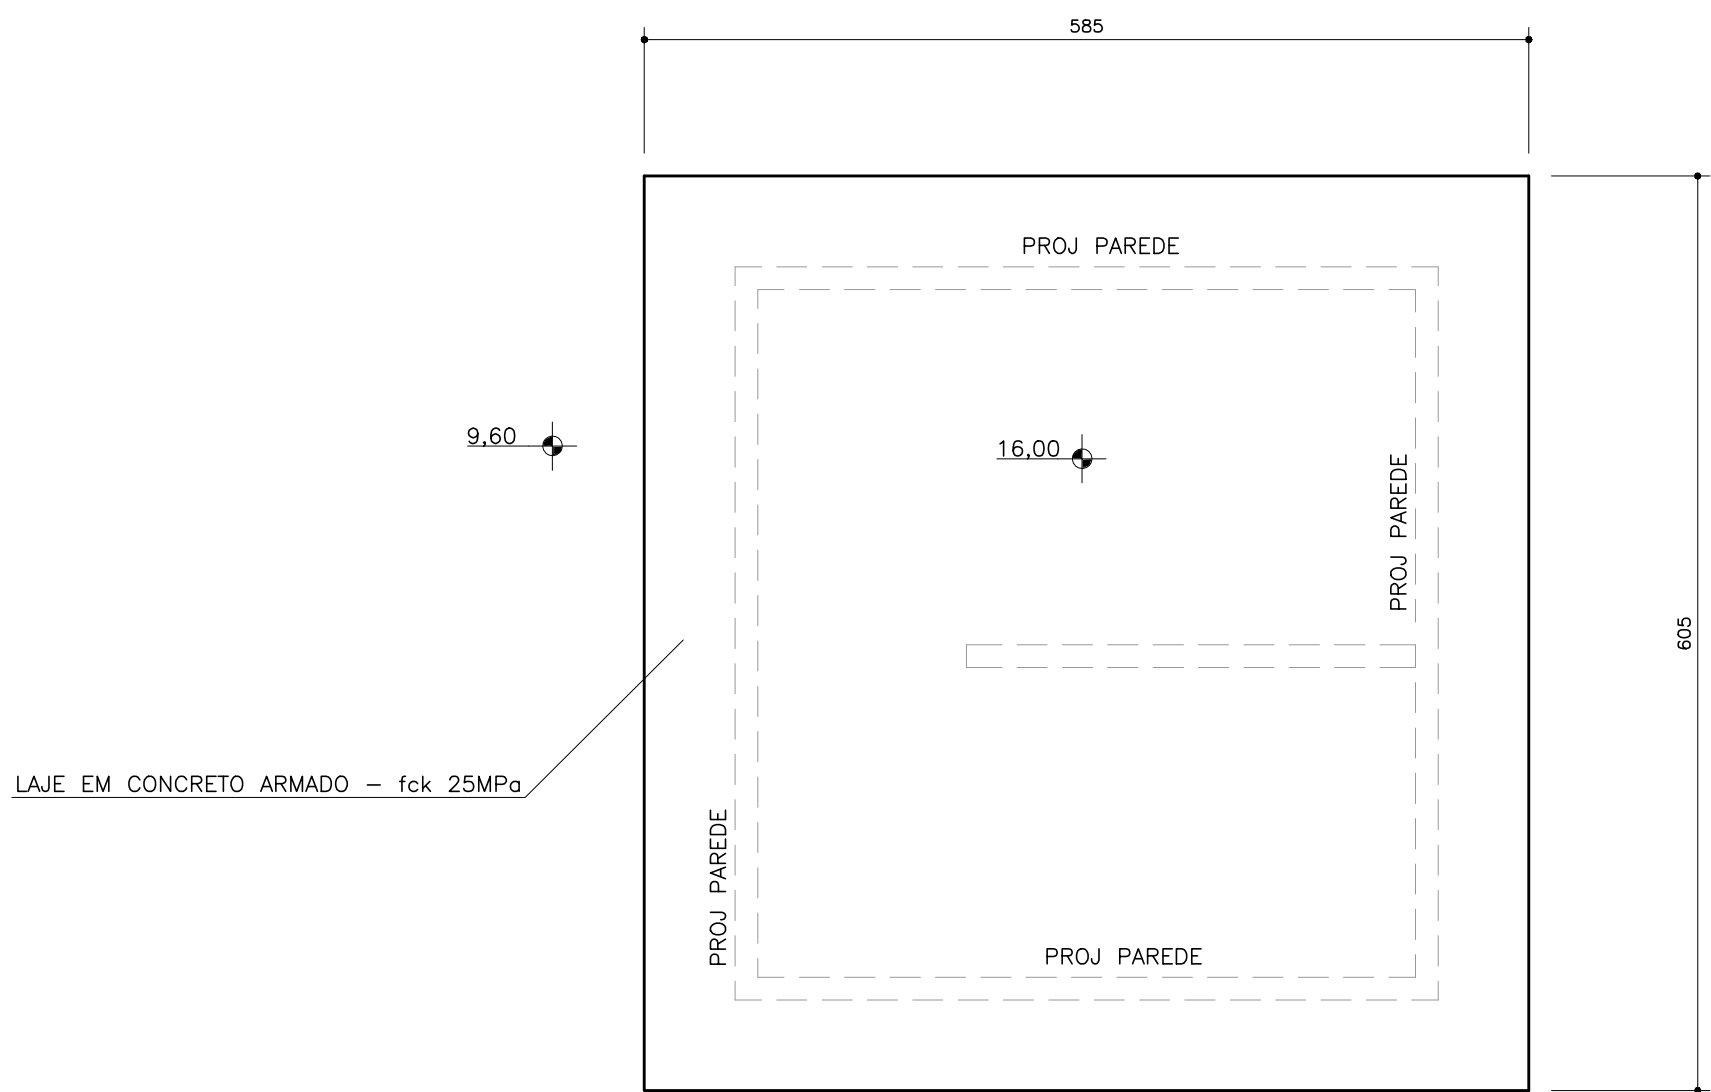

PLANTA DE COBERTURA
ESCALA 1/50

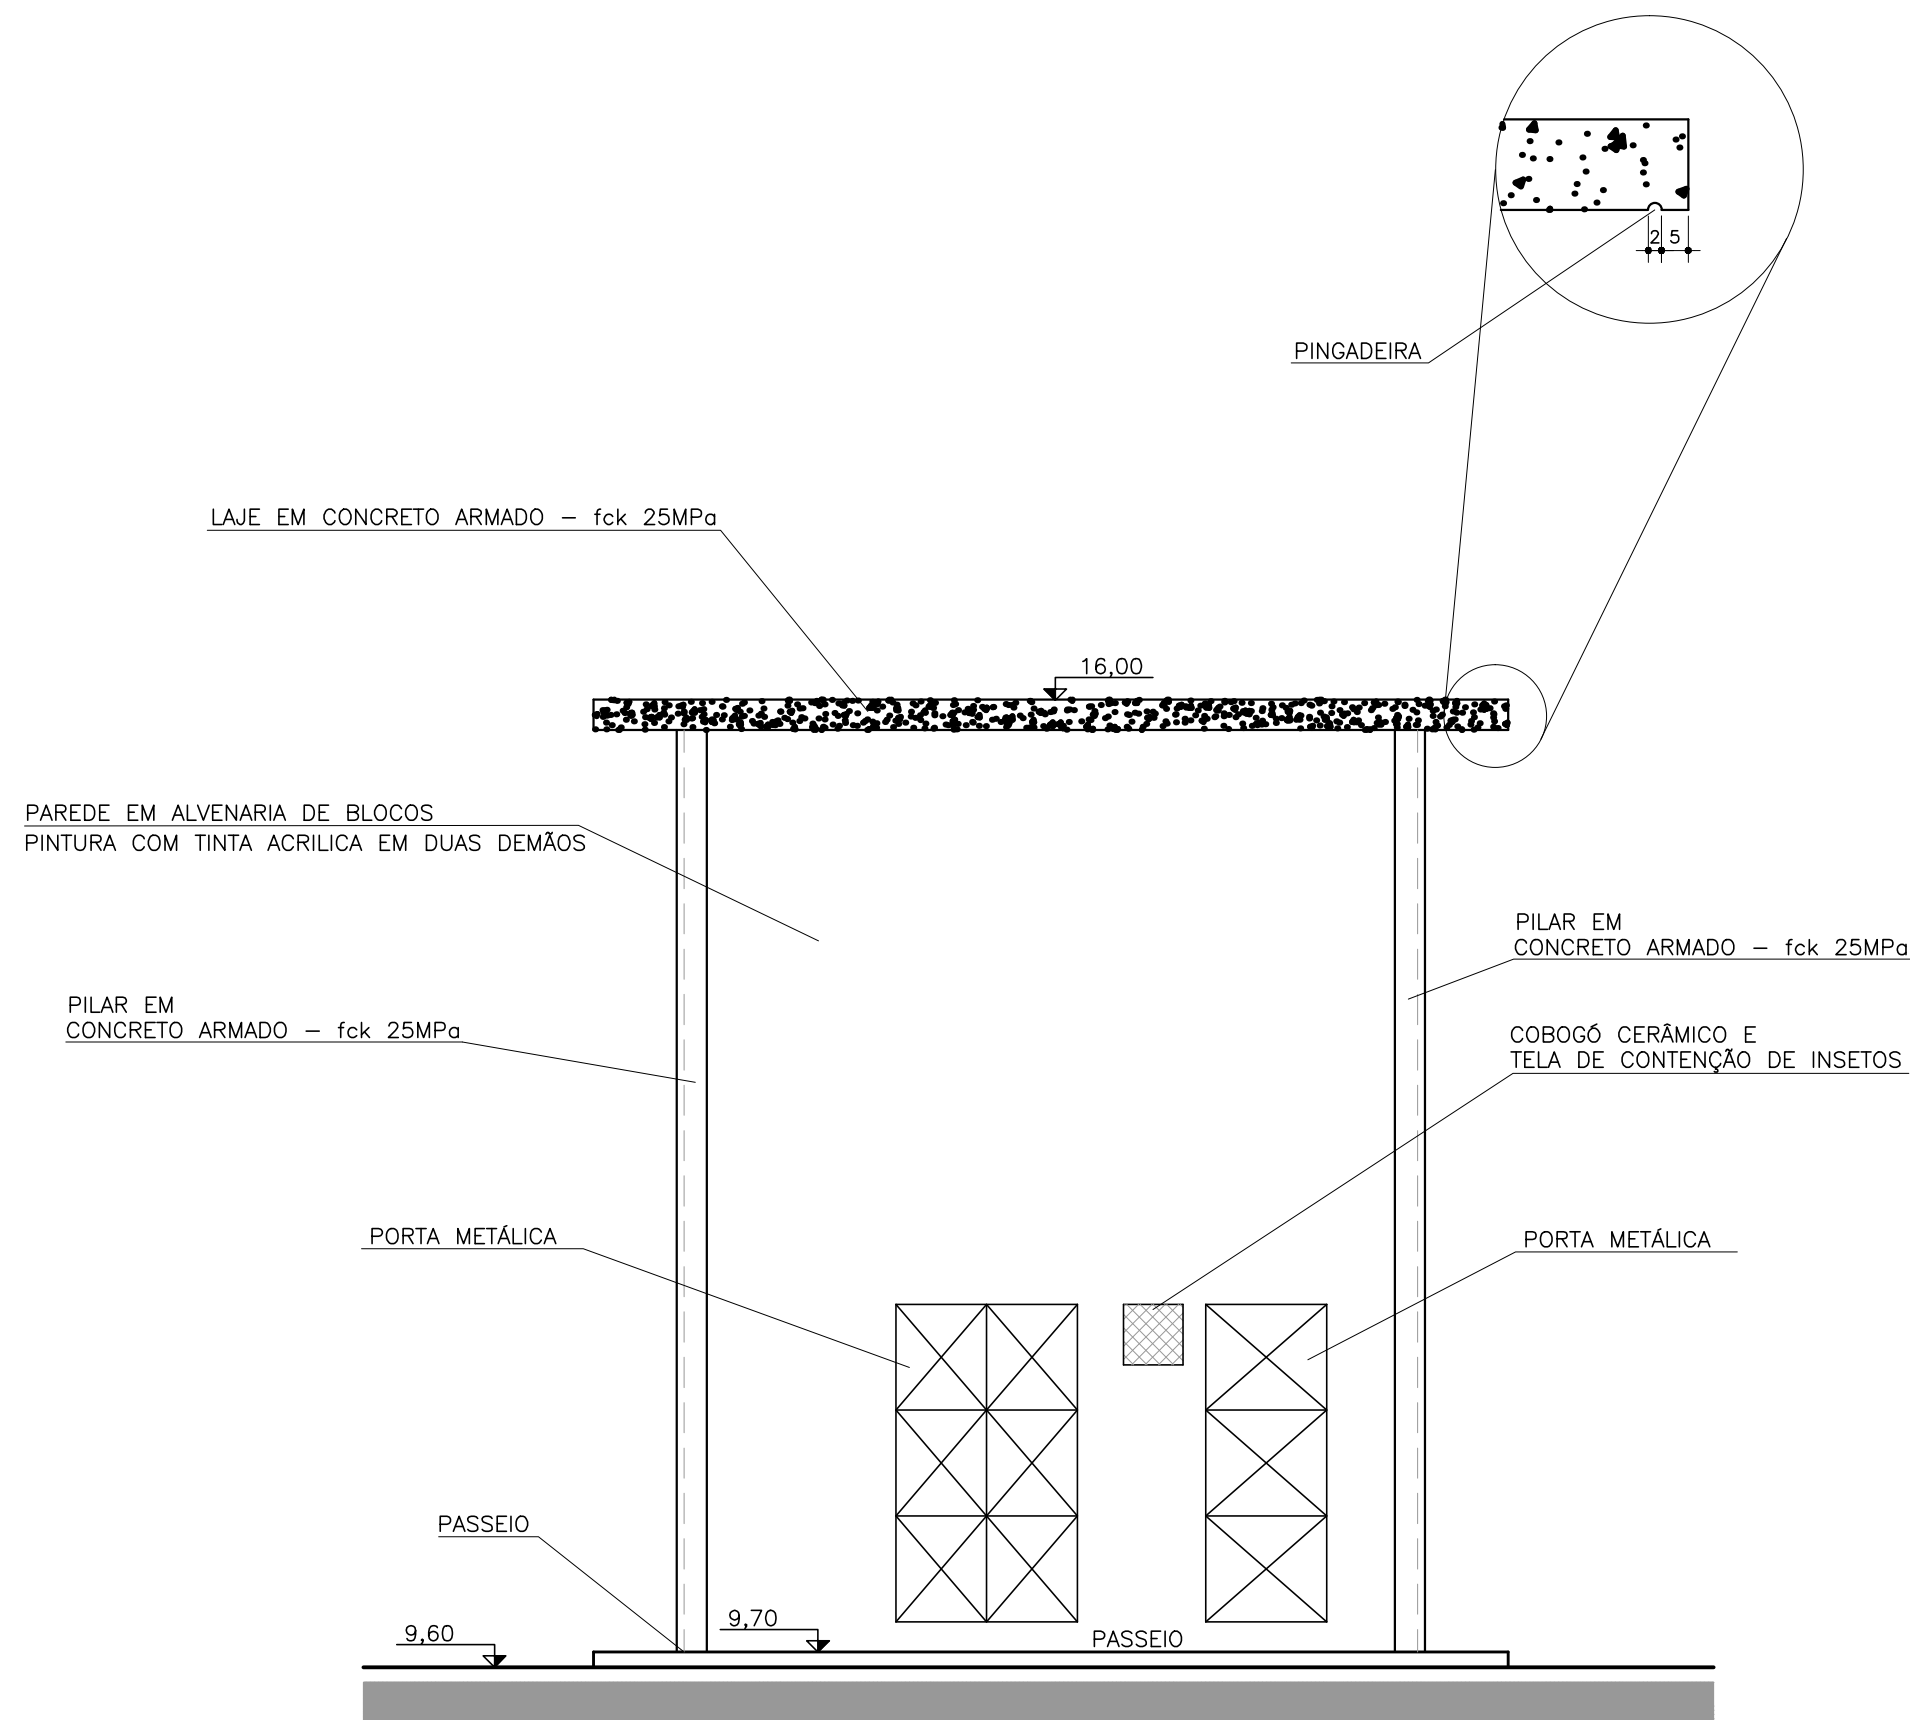

FACHADA
ESCALA 1/50

NOTAS:

1 - DIMENSÕES EM cm E ELEVAÇÕES EM m, EXCETO ONDE INDICADO

DESENHOS DE REFERÊNCIA:

T.E.	TIPO DE EMISSÃO	(A) PRELIMINAR	(B) PARA APROVAÇÃO	(C) PARA CONSTRUÇÃO	(D) PARA COTAÇÃO	(E) PARA CONHECIMENTO	(F) CONFORME CONSTRUÇÃO	(G) CANCELADO
------	-----------------	----------------	--------------------	---------------------	------------------	-----------------------	-------------------------	---------------



COMPANHIA DE SANEAMENTO DO PARÁ

Folha :
01 de 01

Sistema : AMPLIAÇÃO DO SISTEMA DE ABASTECIMENTO DE ÁGUA DO 10º SETOR
Projeto : CUBÍCULO DE MEDIÇÃO - 10º SETOR
Planta Baixa, Planta de Cobertura, Corte e Fachada

Localidade : BELÉM-PA
Resp. Técnica/Crea: CARLOS HITA 9119/D
Assinatura:

Responsáveis Por :	Assinatura :	Crea :	Data :	Escala :
Nome :		A23549-0	JAN/18	1/50
Execução :	RICARDO VINAGRE			Unidade/Dimensões :
Desenho :	VANDELÓCIA SILVA	-	JAN/18	Nº do desenho: DE-1-AB05-17-1-001-R0
Verificada :	MÁRIO MOTA	17.480/D	JAN/18	Substitui A :
Aprovação :	CARLOS HITA	9.119/D	JAN/18	Substituída Por: