


PLANTA BAIXA NO NÍVEL 13,00
ESCALA: 1/50

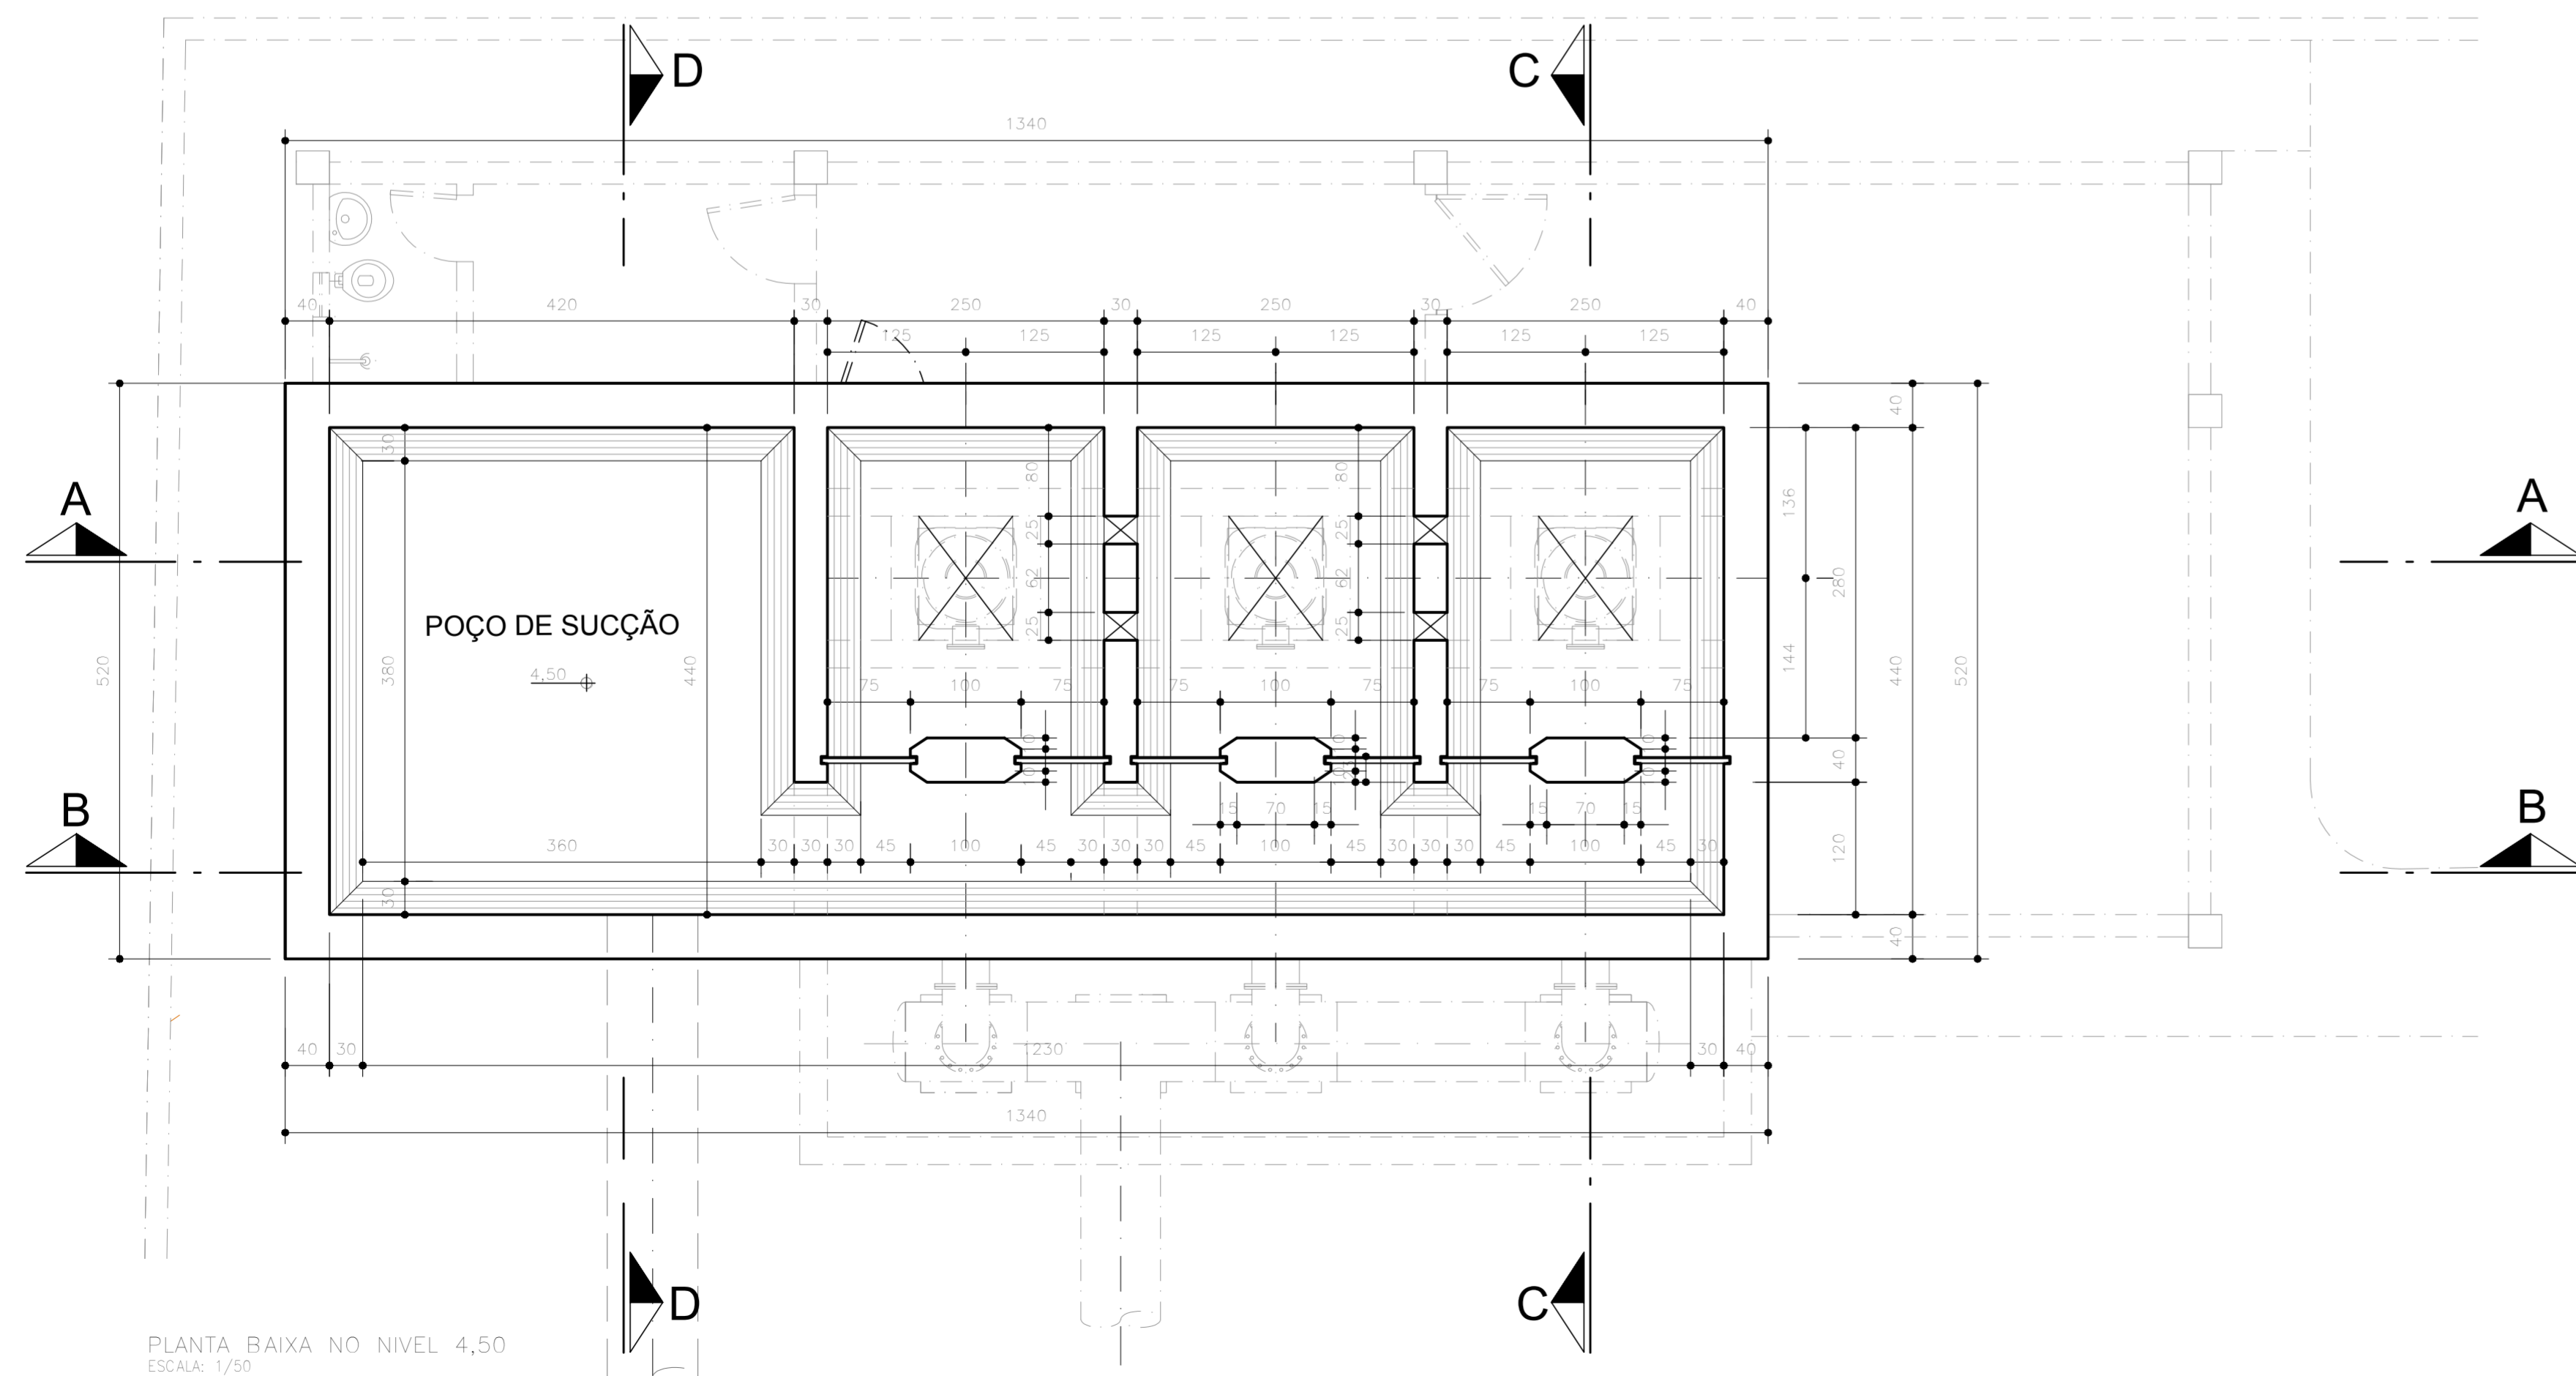

PLANTA BAIXA NO NÍVEL 4,50
ESCALA: 1/50

NOTAS:

1 - TODAS AS DIMENSÕES SÃO DADAS EM METROS E OS DIÂMETROS EM MILÍMETRO.

DESENHOS DE REFERÊNCIA:

PROJ.	DES.	VER.	APR.	AUT.	DATA

RS	CH	SET/17

REVISÕES

T.E.	REVISADO	T.E.	REVISÃO	PROJ.	DES.	VER.	APR.	AUT.	DATA

T.E. TIPO DE EMISSÃO

(A) PRELIMINAR (B) PARA APROVAÇÃO (C) PARA CONHECIMENTO (D) PARA COTAÇÃO (E) PARA CONSTRUÇÃO (F) CONFORME COMPRIADO (G) CONFORME CONSTRUÍDO (H) CANCELADO (I) CANCELADO

COMPANHIA DE SANEAMENTO DO PARÁ

Folha : 01 de 01

Sistema : ADEQUAÇÃO DO SISTEMA DE ABASTECIMENTO DE ÁGUA DO 3º SETOR
 Projeto : ESTAÇÃO ELEVATÓRIA DE ÁGUA TRATADA – 3º SETOR PLANTAS BAIXAS
 Localidade : BELÉM-PA

HITA Resp. Técnico/Crea: CARLOS HITA 0119/D Assinatura:

Responsável Por:	Assinatura:	Crea:	Data:	Escala:
Execução:	RICARDO VINAIRE		SET/17	1/50
Desenho:	VITOR BARROSA		SET/17	3º de desenho: 35-2-ARTS-10-1-001-80
Verificado:	MÁRIO MOTA		SET/17	Substituído Por:
Aprovação:	CARLOS HITA		SET/17	