


PLANTA BAIXA NO NÍVEL 12,60
ESCALA: 1/50

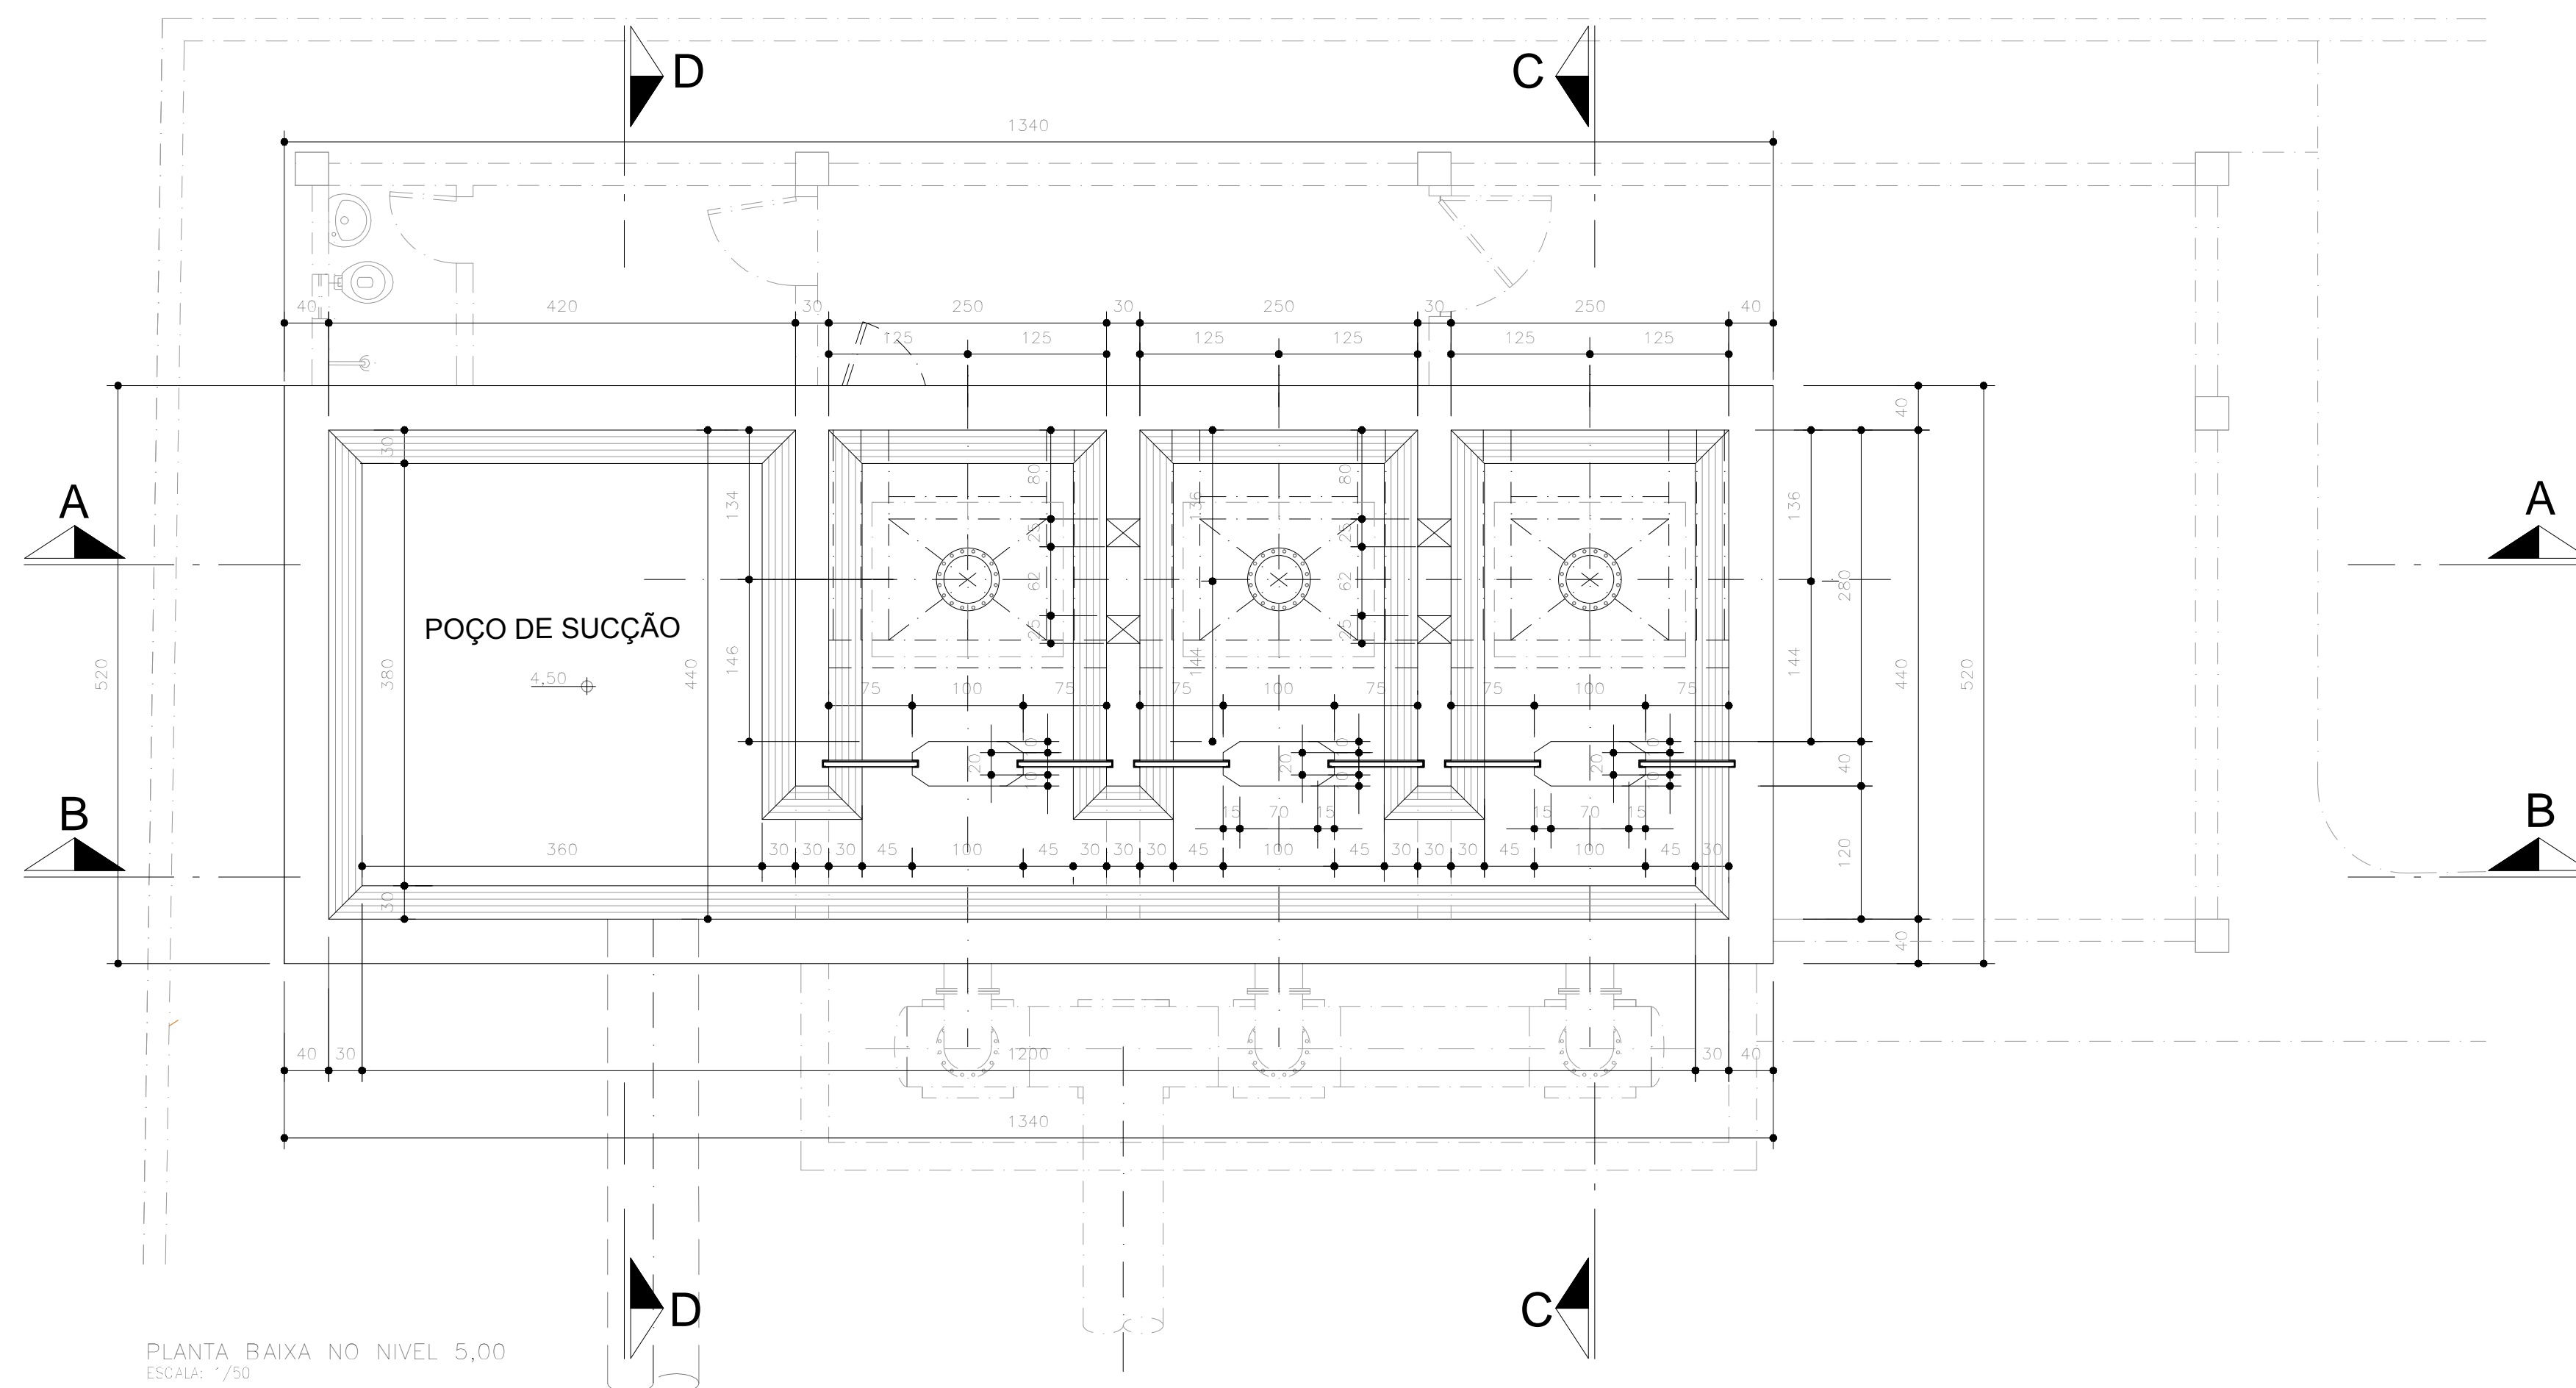

PLANTA BAIXA NO NÍVEL 5,00
ESCALA: 1/50

NOTAS:

1- TODAS AS DIMENSÕES SÃO DADAS EM CENTÍMETROS E OS DIÂMETROS EM MILÍMETRO.

DESENHOS DE REFERÊNCIA:

R1	B	REVISÃO GERAL E SUBSTITUIÇÃO DE BOMBA DE EIXO VERTICAL POR BOMBA SUBMERSA (ANFIBA)	RS	CH	JAN/18			
R0	B	EMIÇÃO INICIAL	RS	CH	DEZ/17			
REVISADO	T.E.	DESCRIÇÃO	PROJ.	DES.	VER.	APR.	AUT.	DATA

REVISÕES

T.E.	TIPO DE EMISSÃO	(A) PRELIMINAR	(D) PARA COTAÇÃO	(G) CONFORME CONSTRUÍDO
		(B) PARA APROVAÇÃO	(E) PARA CONSTRUÇÃO	(H) CANCELADO
		(C) PARA CONHECIMENTO	(F) CONFORME COMPRADO	



COMPANHIA DE SANEAMENTO DO PARÁ

Folha :

02 de 04

Sistema : ADEQUAÇÃO DO SISTEMA DE ABASTECIMENTO DE ÁGUA DO 3º SETOR
 Projeto : ESTAÇÃO ELEVATÓRIA DE ÁGUA TRATADA - 3º SETOR
 PLANTAS BAIXAS NOS NÍVEIS 12,60 E 5,00
 Localidade : BELÉM-PA

HITA

Resp. Técnico/Crea: CARLOS HITA 9119/D

Assinatura: *Carlos Hita*

Responsáveis Por:	Assinatura:	Crea/Cau:	Data:	Escala:
Nome:	<i>Ricardo Vinagre</i>	A23549-0	DEZ/17	1/50
Execução:	RICARDO VINAGRE			Unidade/Dimensões:
Desenho:	VITOR BARBOSA		DEZ/17	Nº do Desenho:
Verificado:	MÁRIO MOTA	17.480/D	DEZ/17	16-+015-23-1-02-0
Aprovação:	CARLOS HITA	9.119/D	DEZ/17	Substituído Por:
				16-+015-23-1-02-00
				Substituído Por: