
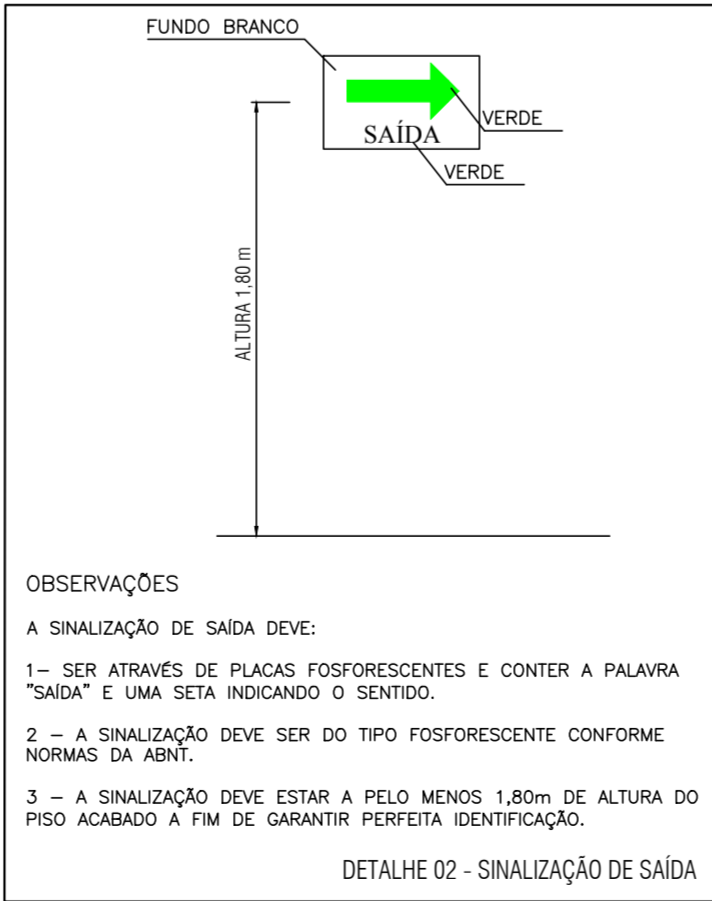


PLANTA BAIXA: NO NÍVEL 13,00
ESCALA: 1/750

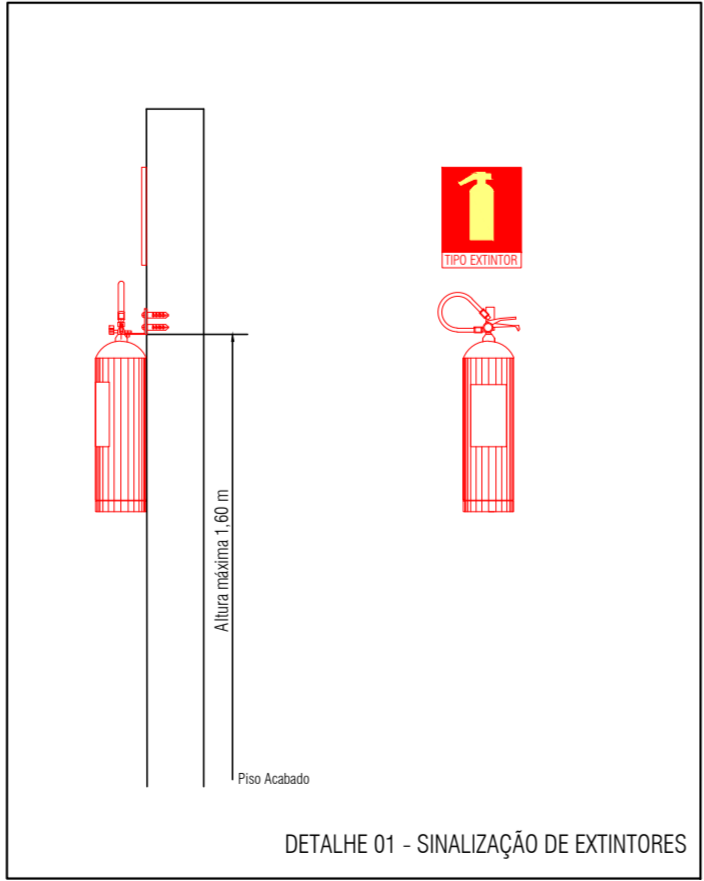

LEGENDA

- SINALIZAÇÃO EM LED INDICATIVA DE SAÍDA DE EMERGÊNCIA EM ACRÍLICO
- SINALIZAÇÃO EM LED INDICATIVA DE SAÍDA DE EMERGÊNCIA À ESQUERDA EM ACRÍLICO
- PINTURA NO PISO INDICATIVA DE EXTINTORES DE INCÊNDIO
PINTURA AMARELA h= 1,00x1,00
PINTURA VERMELHA h= 0,80x0,80
FAIXA AMARELA h= 0,10x0,10
- EXTINTOR DE GÁS CARBÔNICO (BC)
- EXTINTOR DE PÓ QUÍMICO SECO (ABC)
- SINALIZAÇÃO EM LED INDICATIVA DE SAÍDA DE EMERGÊNCIA EM ACRÍLICO
- ROTA DE FUGA – SAÍDA FINAL
- ROTA DE FUGA – DIREÇÃO A SEGUIR
- SINALIZAÇÃO DE SAÍDA DE EMERGÊNCIA
- SINALIZAÇÃO DE EXTINTOR DE INCÊNDIO

10	PLACAS INDICATIVAS DE EXTINTORES DE INCÊNDIO	06	—	—	
09	ROLO DE FITA DUPLA FACE	06	—	—	
08	ROLO DE FITA CREPE	01	—	—	
07	ROLO DE LÃ DE 8 cm	01	—	—	
06	TINTA ESMALTE SINTÉTICO AMARELO (GALÃO)	02	—	—	
05	TINTA ESMALTE SINTÉTICO VERMELHO INCÊNDIO (GALÃO)	01	—	—	
04	BLOCO AUTÔNOMO DE EMERGÊNCIA 60 LEDs	05	—	—	
03	SINALIZAÇÃO EM LED INDICATIVA DE SAÍDA DE EMERGÊNCIA EM ACRÍLICO AUTÔNOMA DE 2 HORAS BIVOLT	03	—	—	
02	EXTINTORES DE CO2 6 Kg	03	—	BC	
01	EXTINTORES DE GÁS CARBÔNICO (CO2) 8Kg	03	—	ABC	

INCÊNDIO					
ITEM	ESPECIFICAÇÃO	QNT.	MATERIAL	CLASSE	
LISTA DE MATERIAL					

NOTAS:
1- TODAS AS DIMENSÕES SÃO DADAS EM CENTÍMETROS E OS DIÂMETROS EM MILÍMETRO.

DESENHOS DE REFERÊNCIA:

T.E. TIPO DE EMIÇÃO	REVISÕES			
	REVISADO	T.E.	DESCRIÇÃO	PROJ./DES./VER./APR./AUT./DATA

COMPANHIA DE SANEAMENTO DO PARÁ

Sistema : ADEQUAÇÃO DO SISTEMA DE ABASTECIMENTO DE ÁGUA DO 3º SETOR

Projeto : ESTAÇÃO ELEVATÓRIA DE ÁGUA TRATADA – 3º SETOR

Projeto de Incêndio: Extintores e Iluminação de Emergência

Localidade : BELÉM-PA

Resposta Técnica/Projeto

Assinatura :
CARLOS HITA 9119/D

Assinatura:

Feito :
01 de 04

Assinatura:

Responsável Por:	Assinatura:	Cred:	Data:	ESCALA: 1/750
Execução:	AYDIL JESUS FRANCO	BA66542-D	JAN/18	Unidade/Dimensões:
Desenho:	ORLANDO NUNES	JAN/18	JAN/18	Nº do desenho: 01-01-01-01-01-01
Verificado:	AYDIL JESUS FRANCO	BA66542-D	JAN/18	Substitui: A - 01-01-01-01-01-01
Aprovação:	CARLOS HITA	JAN/18	JAN/18	Substituído Por: