




PLANTA BAIXA
ESCALA 1/50

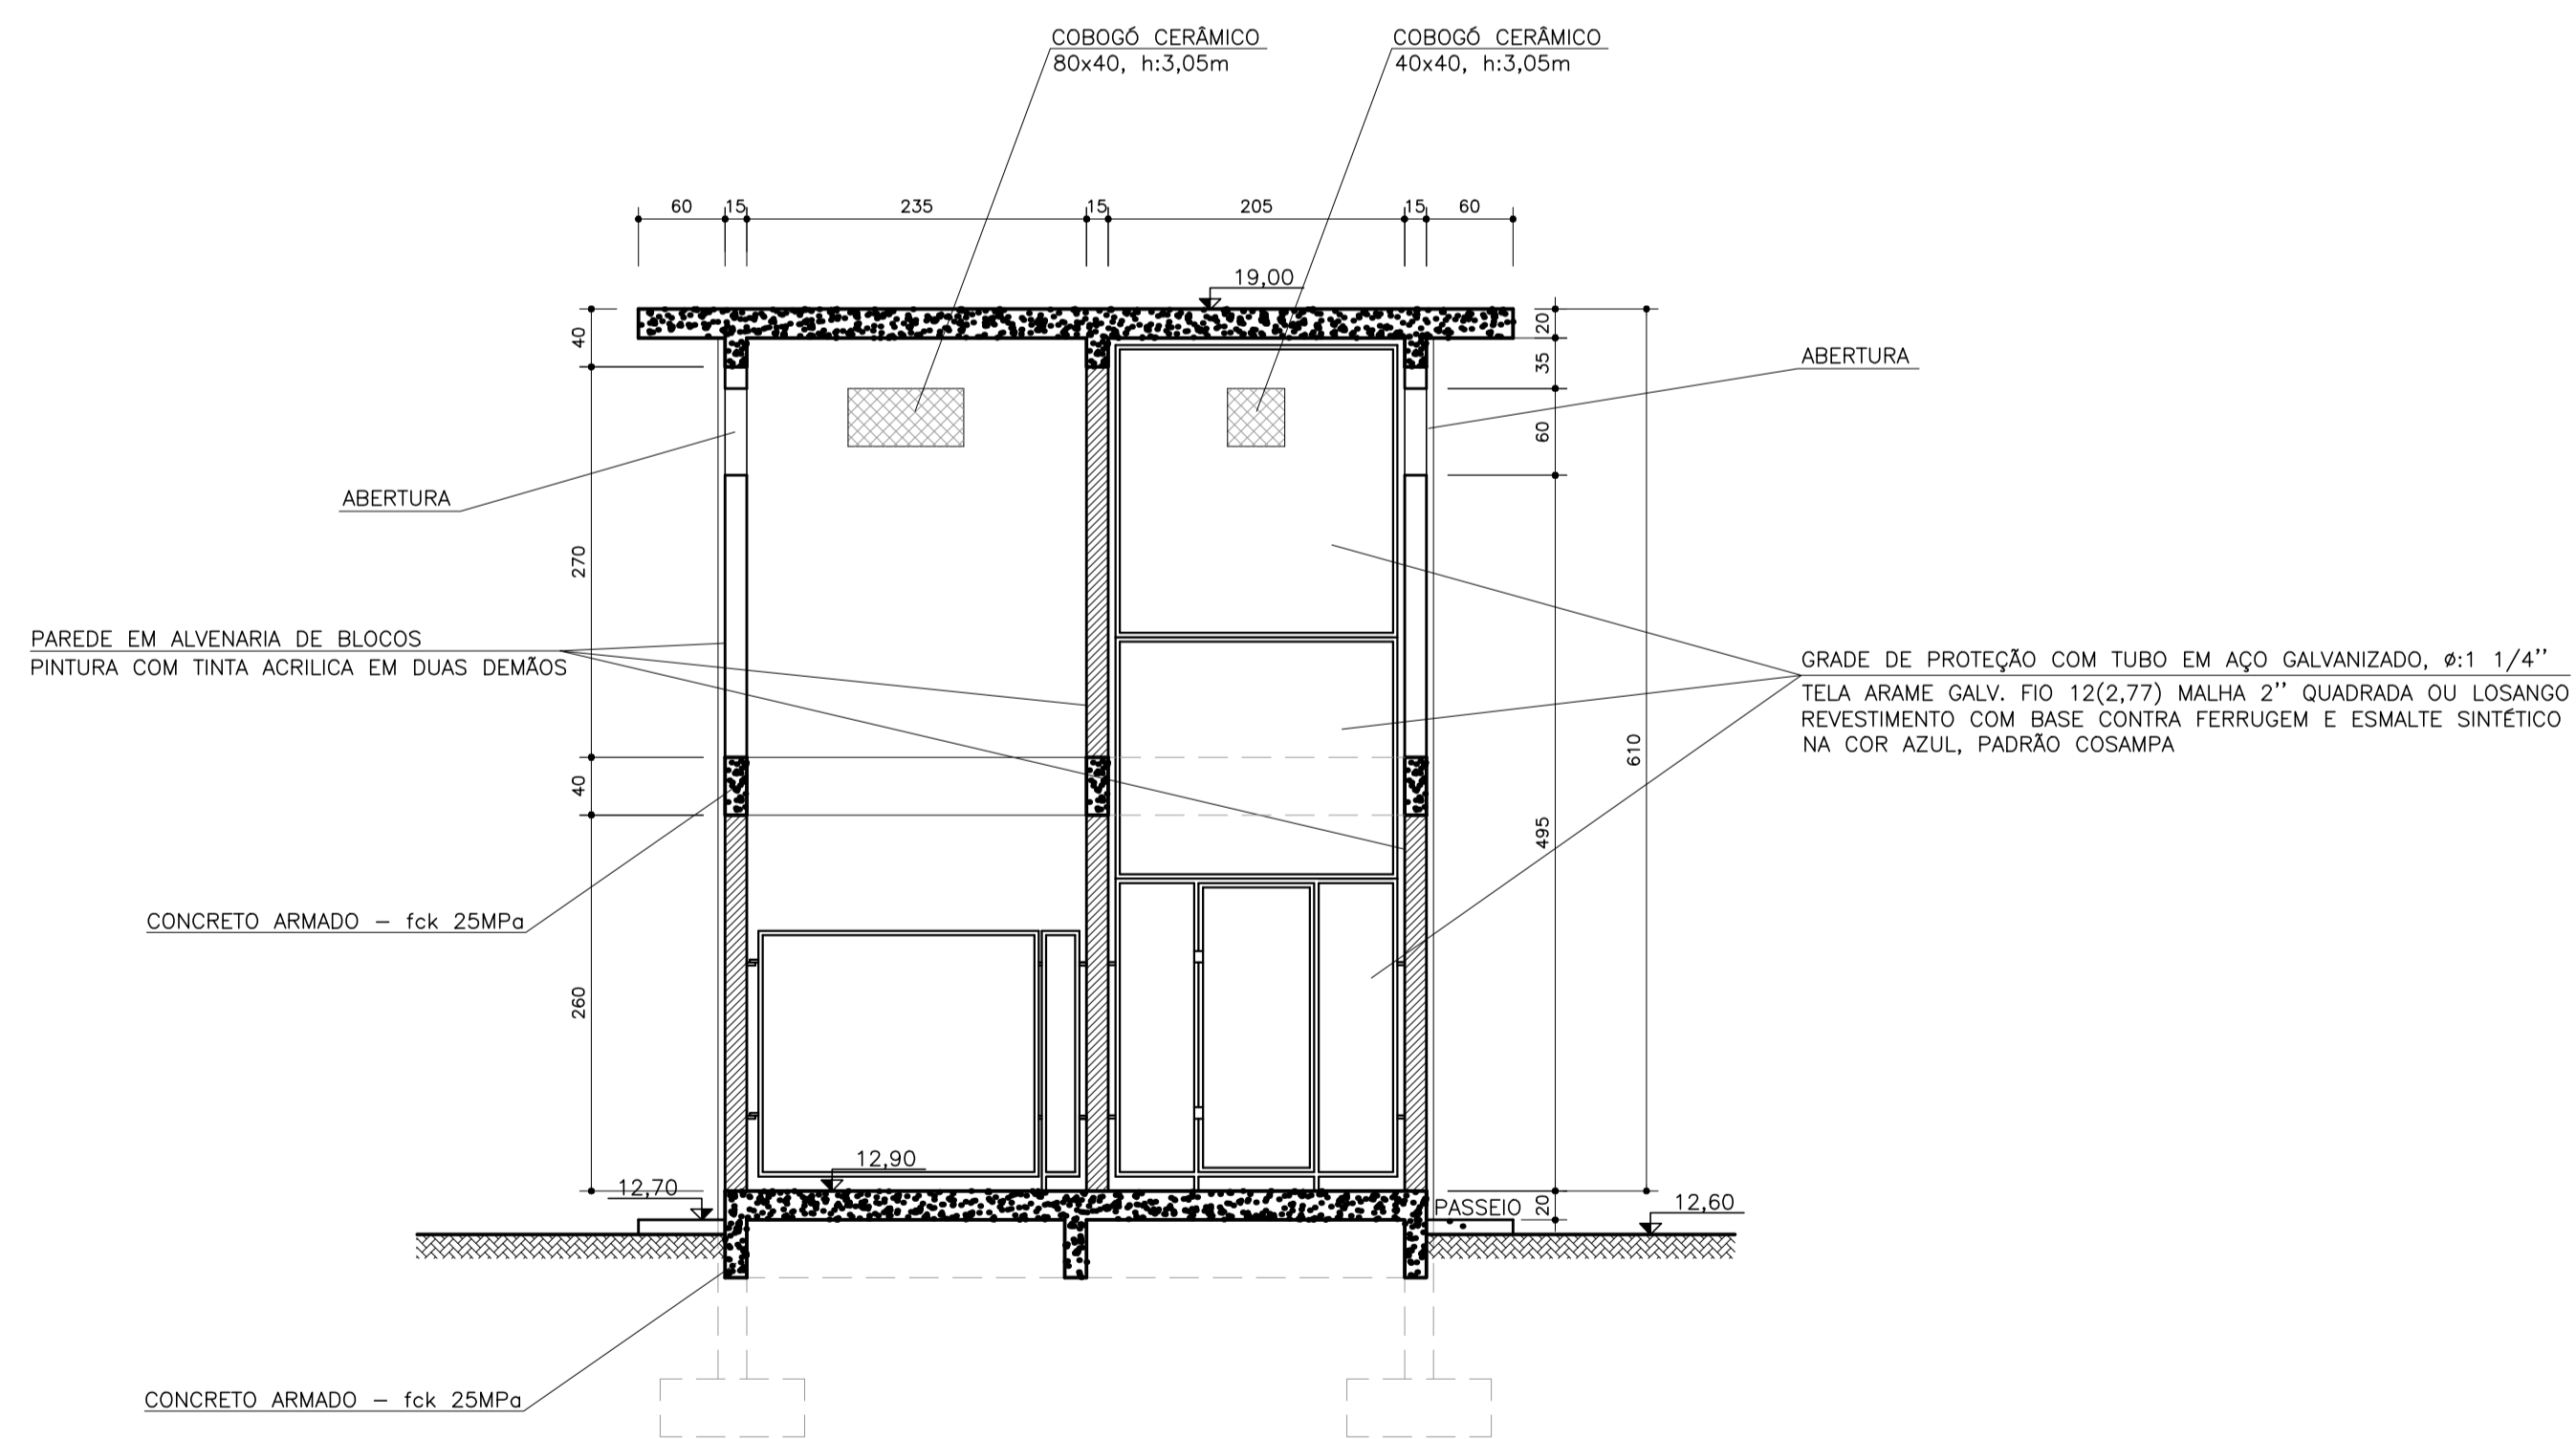

CORTE-A-A
ESCALA 1/50

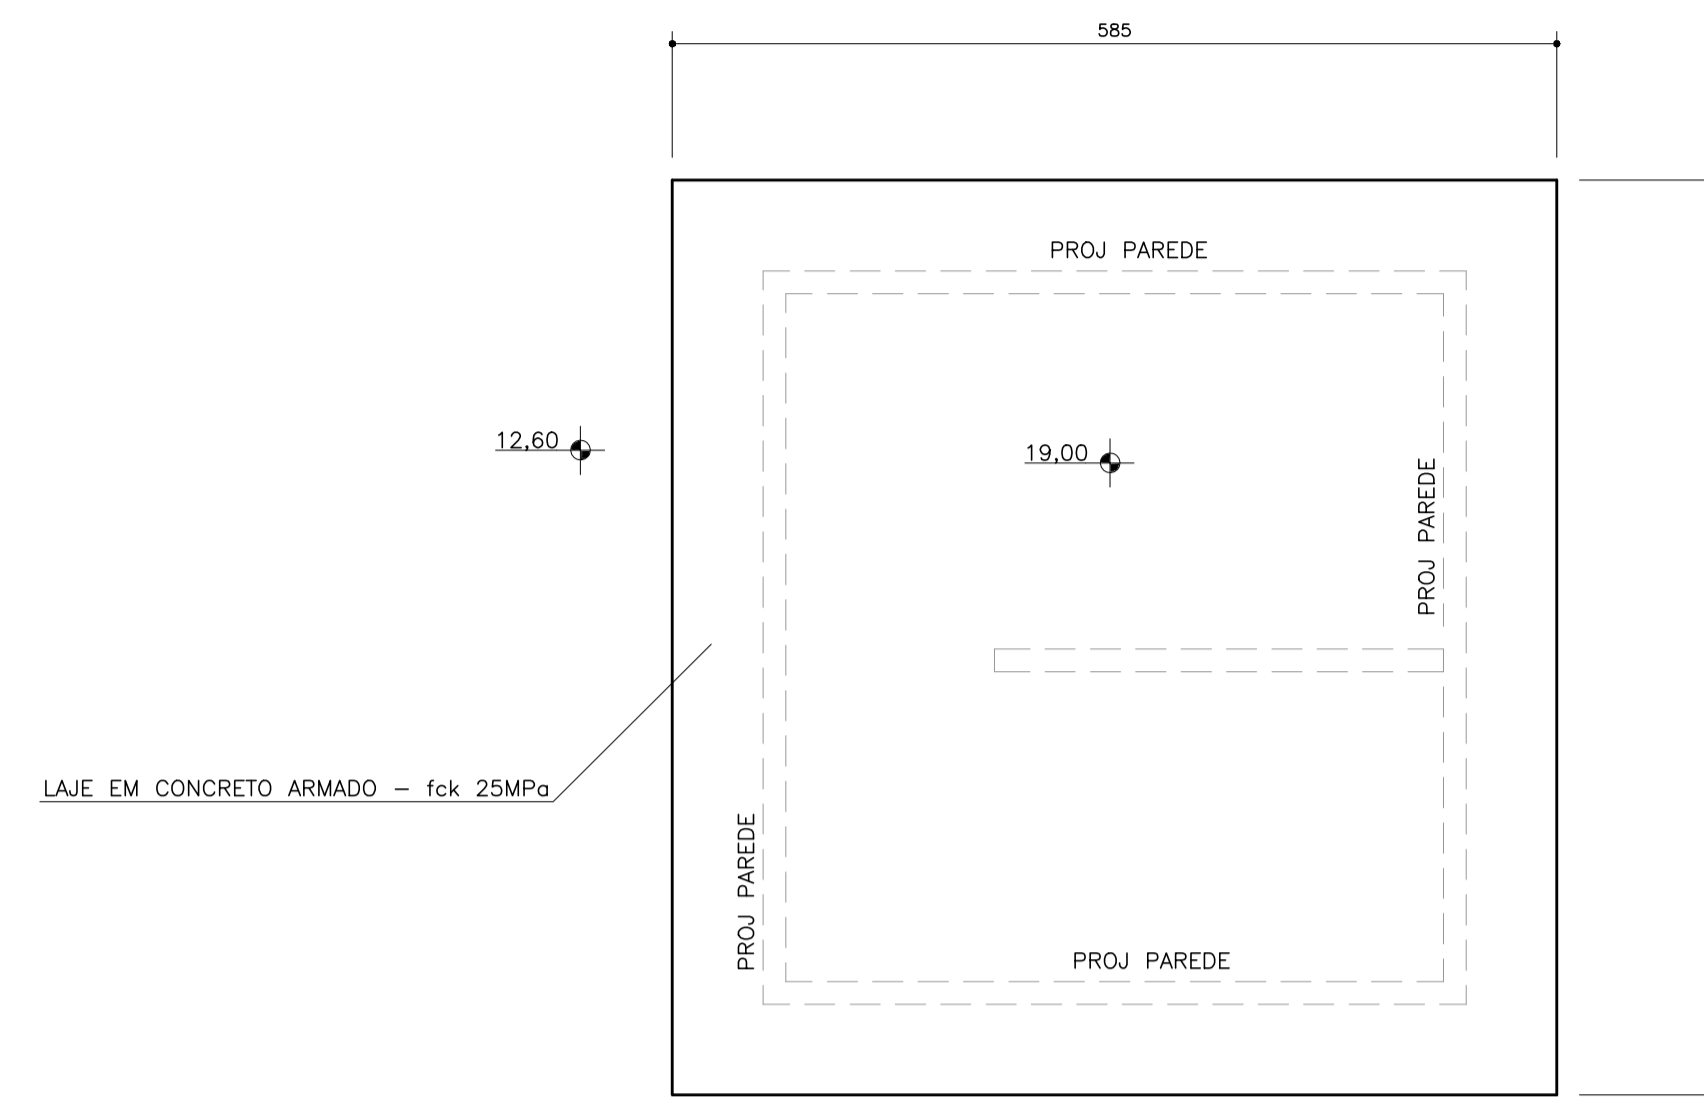

PLANTA DE COBERTURA
ESCALA 1/50

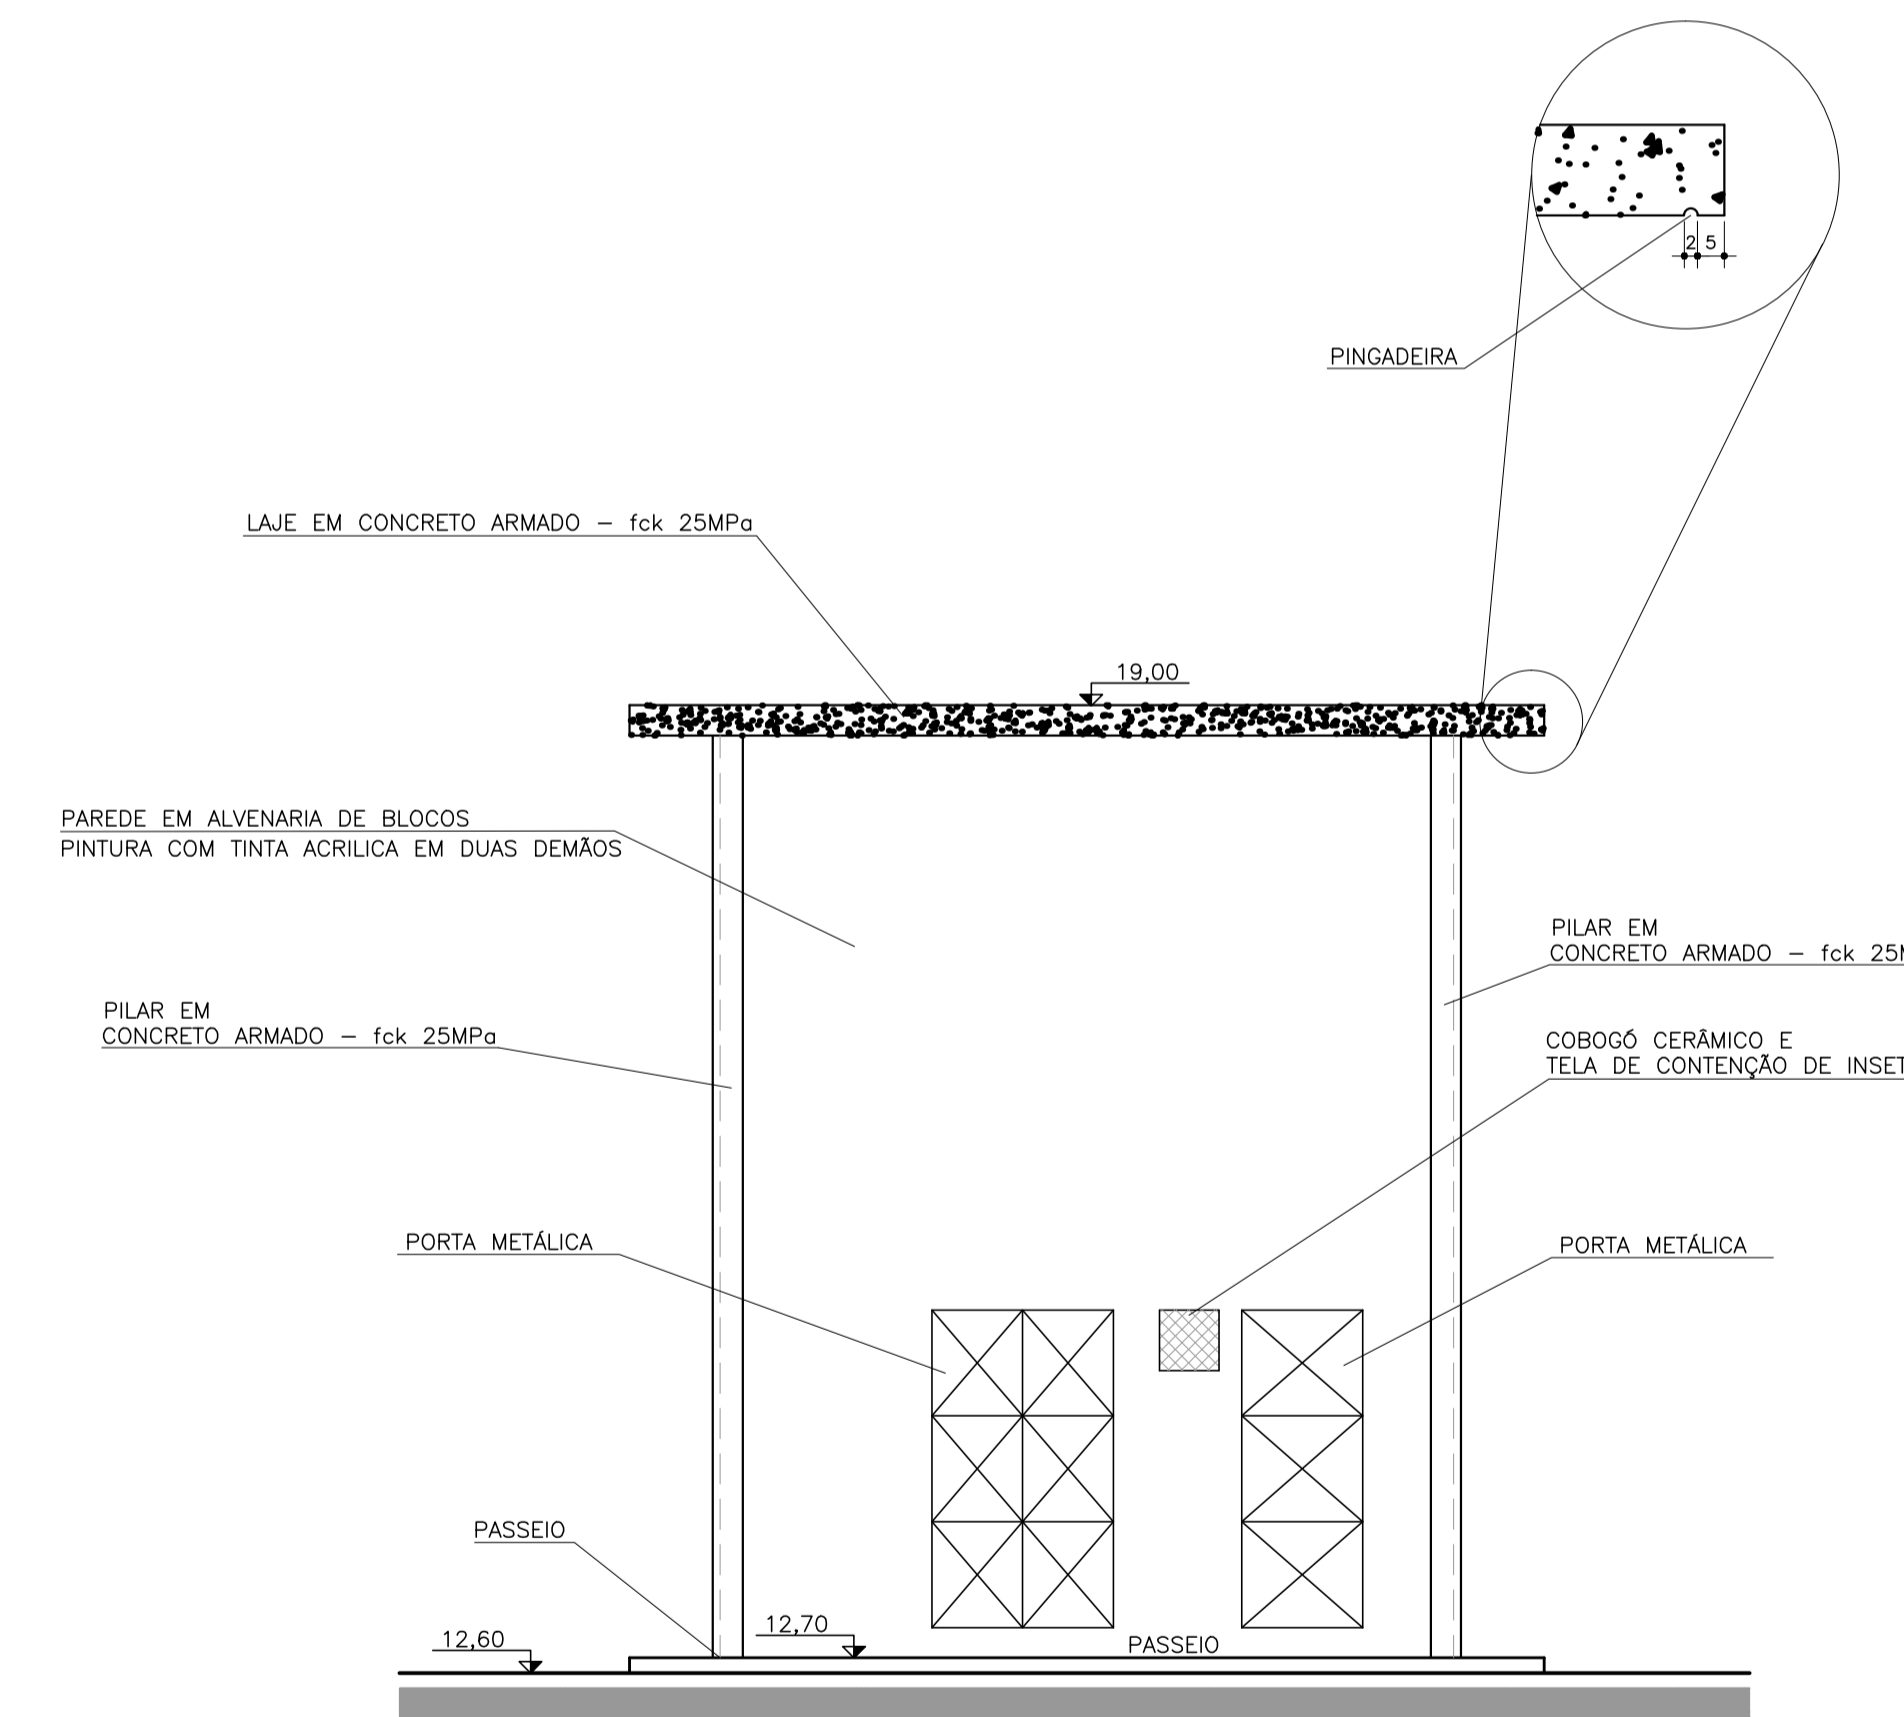

FACHADA
ESCALA 1/50

NOTAS:
1 - DIMENSÕES EM cm E ELEVAÇÕES EM m, EXCETO ONDE INDICADO

DESENHOS DE REFERÊNCIA:

NO	REVISADO	EMISSÃO INICIAL	DESCRIÇÃO	RS	DI	JAN/18

T.E. TIPO DE EMISSÃO		REVISÕES	
(A) PRELIMINAR	(B) PARA APROVAÇÃO	(C) PARA COTAÇÃO	(D) CONFORME CONSTRUÍDO
(E) PARA CONSTRUÇÃO	(F) PARA COMERCIMENTO	(G) CANCELADO	(H) CONFORME COMPRADO



COMPANHIA DE SANEAMENTO DO PARÁ

Folha :
01 de 01

Sistema : **AMPLIAÇÃO DO SISTEMA DE ABASTECIMENTO DE ÁGUA DO 3º SETOR**
Projeto : **CUBÍCULO DE MEDIÇÃO - 3º SETOR**
Planta Baixa, Planta de Cobertura, Corte e Fachada

Localidade : **BELEM-PA**
Resp. Técnico/Crea: Assinatura:
CARLOS HITA 9119/D

Responsáveis Por	Assinatura	Crea	Data	Escala
Execução : RICARDO VINAGRE		A23549-0	JAN/18	1/50
Desenho : VANDELÓCIA SILVA		-	JAN/18	Unidade/Dimensões : BE-1-ABTS-21-1-001-R0
Verificado : MÁRIO MOTA		17.480/D	JAN/18	Substitui A :
Aprovacao : CARLOS HITA		9.119/D	JAN/18	Substituido Por :