


POÇO PROFUNDO - DETALHE DO BARRILETE PLANTA BAIXA
DESENHO 5/ ESCALA (DIMENSÕES EM CENTÍMETRO EXCETO QUANDO INDICADO)
ESCALA DE REFERÊNCIA 1:25

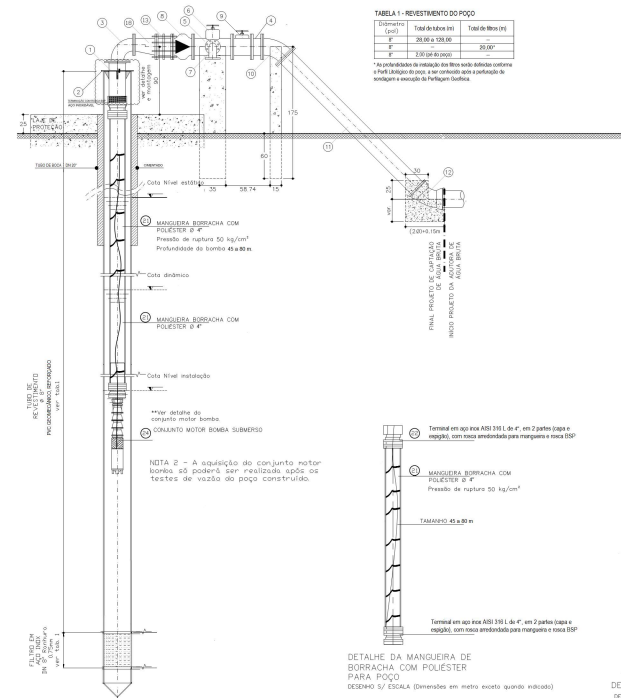


POÇO PROFUNDO - DETALHE DO BARRILETE VISTA EM ELEVAÇÃO
DESENHO 5/ ESCALA (DIMENSÕES EM CENTÍMETRO EXCETO QUANDO INDICADO)
ESCALA DE REFERÊNCIA 1:25

TABELA 1 - REVESTIMENTO DO POÇO

ESPESSURA (mm)	Taxa de Absorção (%)	Taxa de Infiltração (l/m²/dia)
10	20,00 a 100,00	—
5	—	20,00*
2,50 (até 500mm)	—	20,00*

*A permeabilidade de instalação do tubo sendo diferente conforme a PNE (tabelado) deve ser considerado para avaliação de segurança e escolha de Parâmetros Substância.

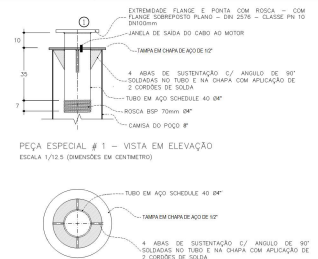


PEÇA ESPECIAL # 1 - VISTA EM ELEVAÇÃO
ESCALA 1/125 (DIMENSÕES EM CENTÍMETRO)




PEÇA ESPECIAL # 1 - VISTA DE FUNDO
ESCALA 1/125 (DIMENSÕES EM CENTÍMETRO)



PEÇA ESPECIAL # 1 - VISTA DE TOPO
ESCALA 1/125 (DIMENSÕES EM CENTÍMETRO)

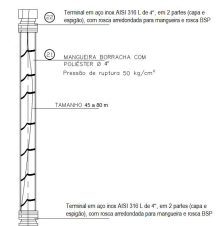

DETALHE DA MANGUEIRA DE BORRACHA COM FOLESTER PARA POÇO
DESENHO 5/ ESCALA (DIMENSÕES EM METRO EXCETO QUANDO INDICADO)

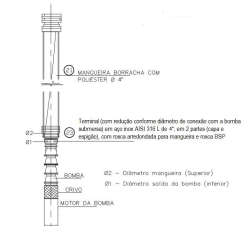

DETALHE - CONJUNTO MOTOR BOMBA
DESENHO 5/ ESCALA (DIMENSÕES EM METRO EXCETO QUANDO INDICADO)

RELACÃO DE MATERIAIS

ITEM	DESCRIÇÃO	UNID.	QTD.
1	PEÇA ESPECIAL CONTROLADA EM AÇO 10Z** PARA ADAPTAÇÃO DO MANGOTE A CURVA 90° BONDINHA - VEA DETALHE, CONTROLADO	PC	1,00
2	MANGOTE A CURVA 90° BONDINHA - VEA DETALHE, CONTROLADO	UN	1,00
3	TAMPA EM CHAPA DE AÇO DE 10Z**	PC	1,00
4	TUBO EM F.F. BONDINHA C/ FLANGE - PN10 (SHEFF)	PC	1,00
5	TUBO EM F.F. BONDINHA C/ FLANGE - PN10	PC	1,00
6	TUBO EM F.F. BONDINHA C/ FLANGE - PN10	PC	1,00
7	VALVULA DE RETENÇÃO DE F.F. BONDINHA - FLANGES E CAMISA DE BORRACHA C/ TUBO CURTO CAROTE E VILANTE	PC	1,00
8	VALVULA DE RETENÇÃO DE F.F. BONDINHA - FLANGES E CAMISA DE BORRACHA C/ TUBO CURTO CAROTE E VILANTE	PC	1,00
9	VALVULA DE RETENÇÃO DE F.F. BONDINHA - FLANGES E CAMISA DE BORRACHA C/ TUBO CURTO CAROTE E VILANTE	PC	1,00
10	TUBO EM F.F. BONDINHA - FLANGE E PONTA PN10	PC	1,00
11	TUBO EM F.F. BONDINHA - FLANGE E PONTA PN10	PC	1,00
12	TUBO EM F.F. BONDINHA - FLANGE E PONTA PN10	PC	1,00
13	ANETA DE MONTAGEM TRAVADA AXIALMENTE BONDINHA	PC	2,00
14	MANGUEIRA DE BORRACHA PARA FLANGE PN10 BONDINHA	PC	4,00
15	MANGUEIRA DE BORRACHA PARA FLANGE PN10 BONDINHA	PC	2,00
16	BOCA DE SAÍDA C/ TUBO BONDINHA COM FLANGE PN10	PC	1,00
17	Flange de aço galvanizado para juntas com flange conforme NBR 7235 BONDINHA	PC	80,00
18	MANGUEIRA DE BORRACHA COM FOLESTER CONFORME ESPECIFICADO EM PRODUTO 8"	M	45,00 x 80,00
19	Terminal em aço AISI 316 L 1/4" com 2 partes (top e bottom) com rosca adaptada para mangote e boca BSP	PC	1,00
20	Terminal em aço AISI 316 L 1/4" com 2 partes (top e bottom) com rosca adaptada para mangote e boca BSP	PC	1,00
21	Terminal em aço AISI 316 L 1/4" com 2 partes (top e bottom) com rosca adaptada para mangote e boca BSP	PC	1,00
22	Terminal em aço AISI 316 L 1/4" com 2 partes (top e bottom) com rosca adaptada para mangote e boca BSP	PC	1,00
23	Terminal em aço AISI 316 L 1/4" com 2 partes (top e bottom) com rosca adaptada para mangote e boca BSP	PC	1,00
24	Conjunto bomba bônola	PC	1,00

PROJETO DE POÇO PVC GEO DE DN 8", DE 50 A 150 METROS DE PROFUNDIDADE